
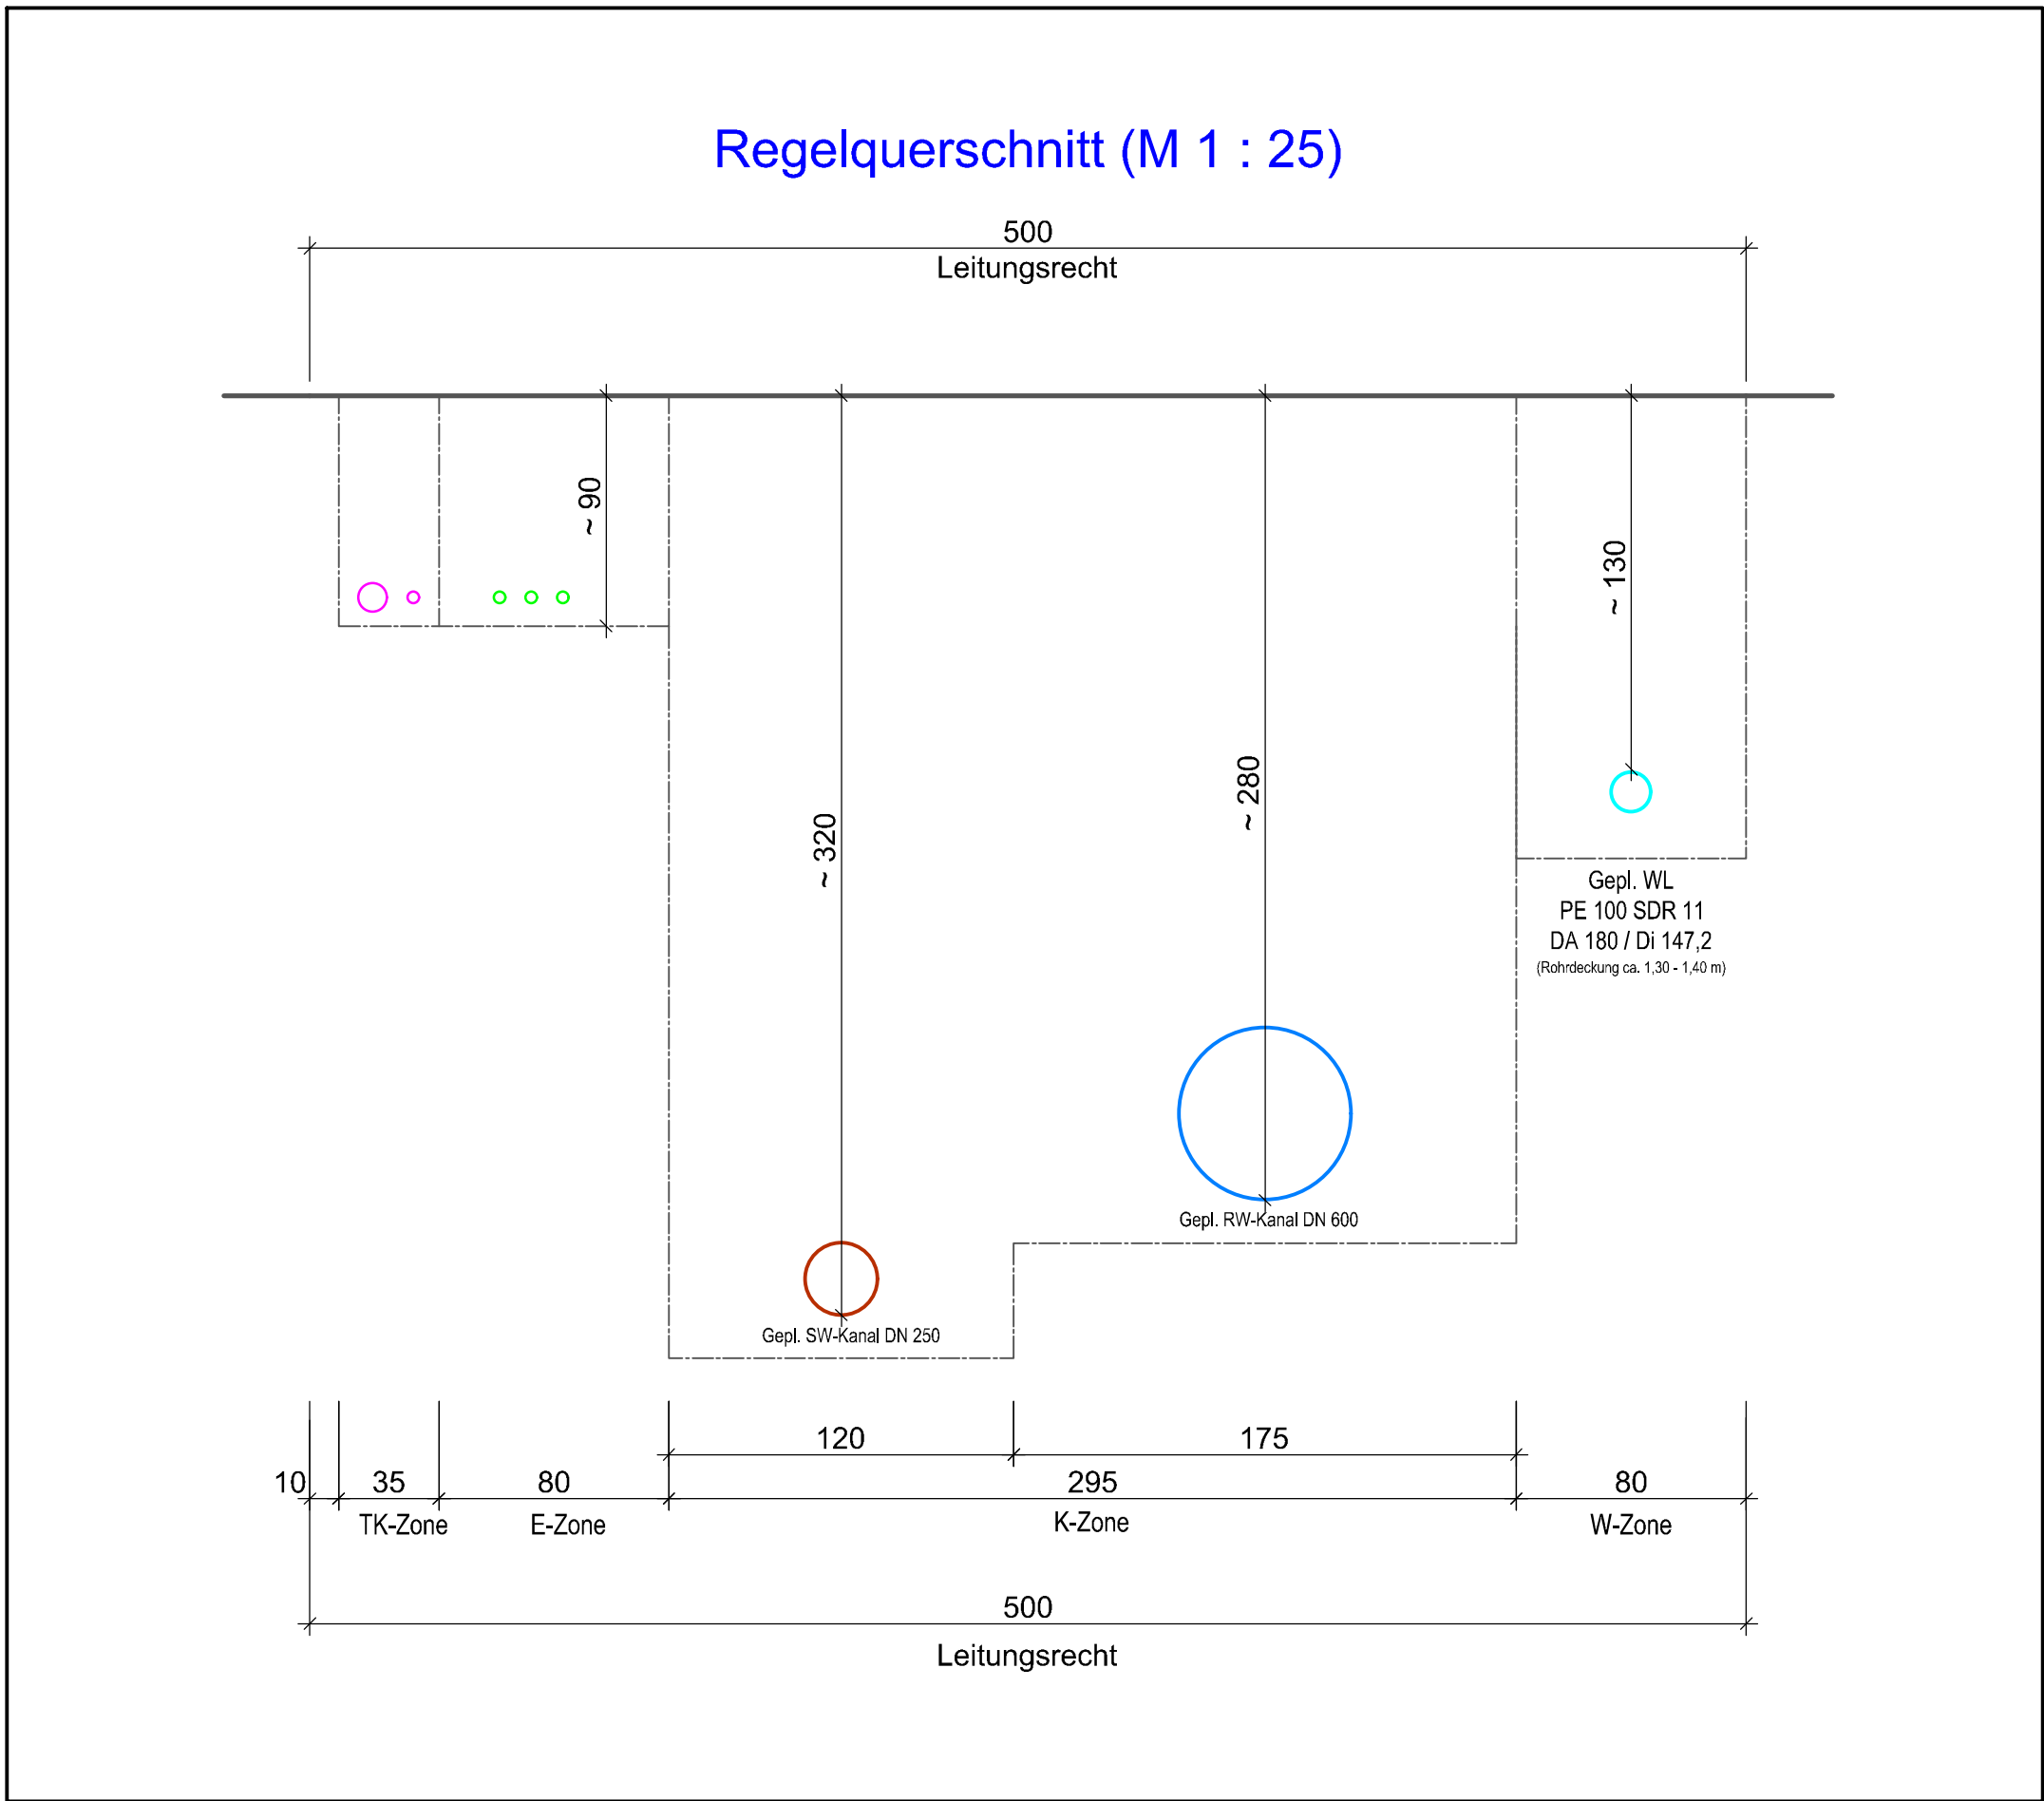


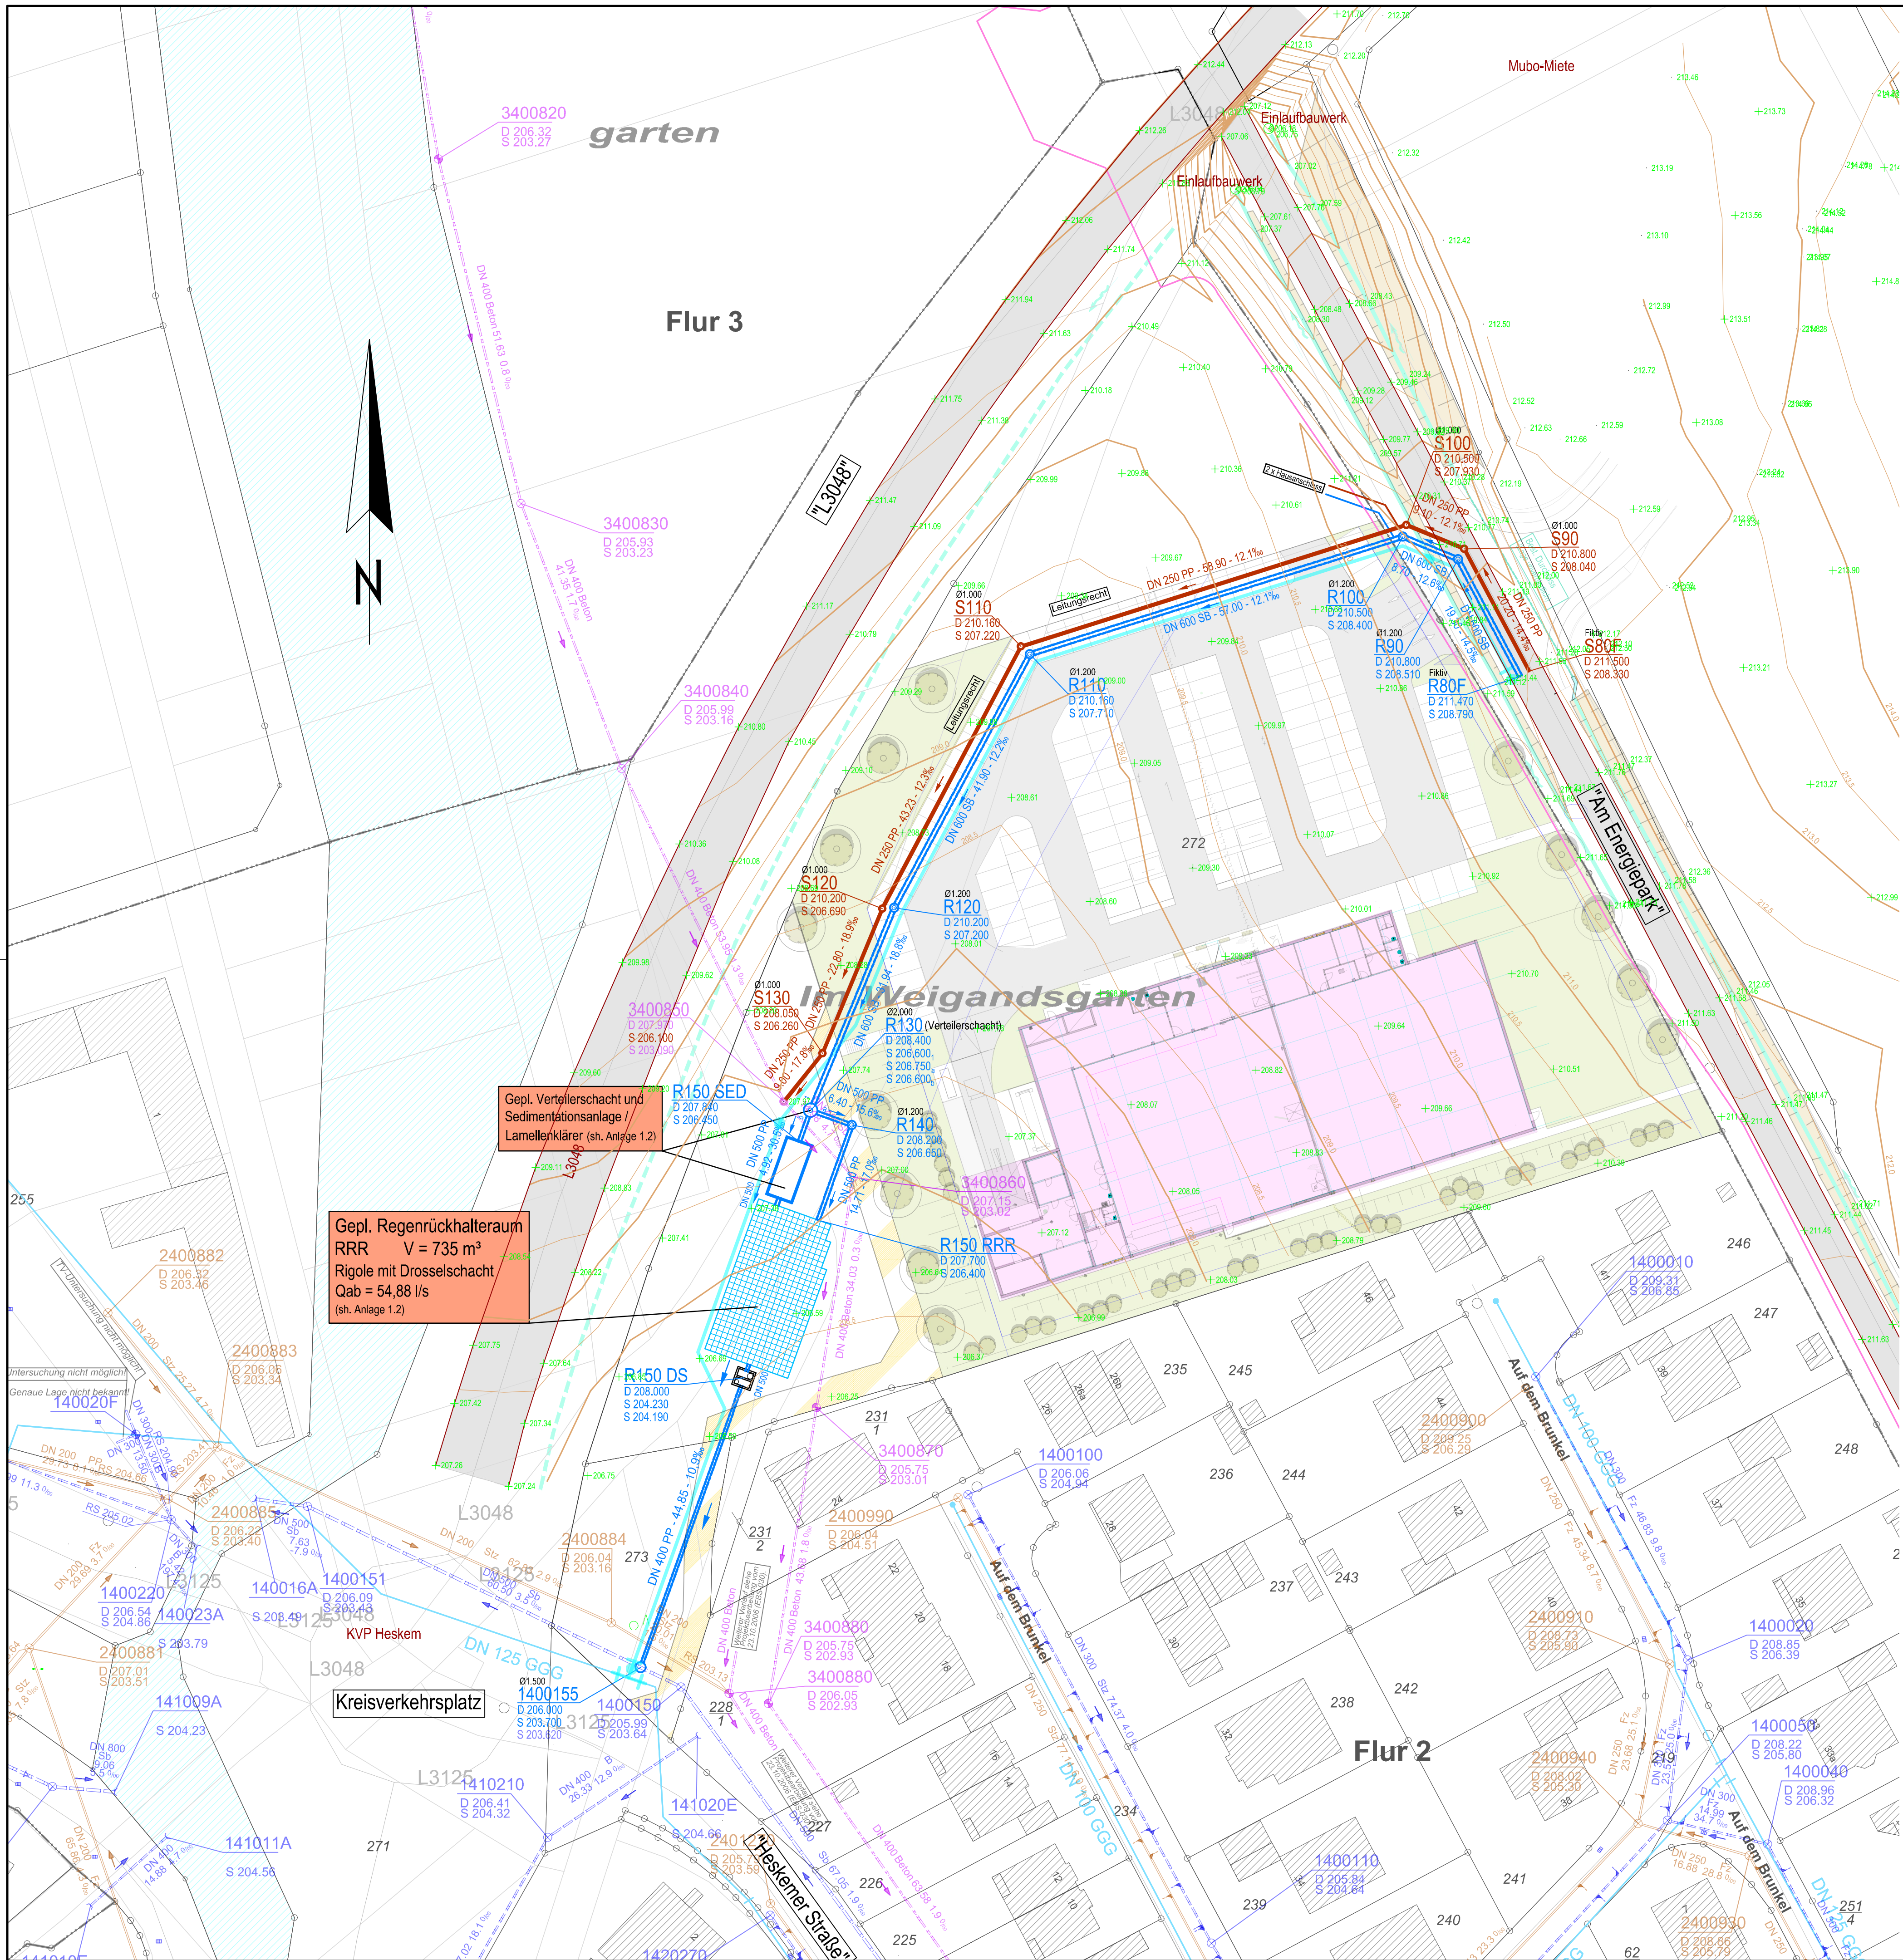

Zeichen- und Farbenerklärung

Entwässerung:

- Gepl. Regenwasserkanal
- Gepl. Schmutzwasserkanal
- Schachtdurchmesser in mm
- Deckelhöhe in m ü. NN
- Sohlhöhe in m ü. NN
- DN 600
- SB
- 57,00 -
- 13,5%
- Best. Regenwasserkanal
- Best. Schmutzwasserkanal
- Best. Mischwasserkanal

Wasserversorgung:

- Gepl. Wasserleitung

Versorgungsleitungen:

- Best. Wasserleitung (EBS)
- Best. Stromleitung (ENN)
- Best. Stromleitung (ENN)
- Best. Telekomm. / Unitymedia

Hinweis:

Pläne für die best. Versorgungsleitungen (Strom, Wasser, Telekom etc.) sind vom Auftragnehmer bei den zuständigen Versorgungsträgern einzuholen. Bei Erdarbeiten hat sich der Unternehmer über die tatsächliche Lage der Leitungen durch entsprechende Maßnahmen (z.B. Suchgräben, Feststellungen, ob und wo Hausanschlussleitungen bestehen usw.) selbst zu informieren. In der Nähe von Versorgungsleitungen darf nur von Hand gearbeitet werden. Die best. Versorgungsleitungen sind hier nur andeutungsweise dargestellt. Die genaue Lage und Anzahl sind den Plänen der Versorgungsträger zu entnehmen.

Anlage


1.1

!VORABZUG!

Anlage zur öffentlichen Ausschreibung

Diese Zeichnung ist urheberrechtlich geschützt. Weitergabe und Änderungen nur mit Genehmigung des Verfassers.

Gemeinde Ebsdorfergrund
Abwasserableitung Heskem-Mölln
Ausführungsplanung
Erschließung des Baugebietes
"Einkaufsoase im Grund"

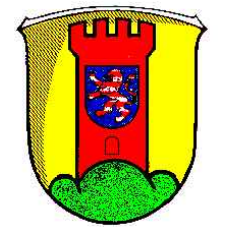

Lageplan - Planung

Das Ingenieurbüro:



Objekt-Nr.: EBS-106
Maßstab: 1 : 500; 1 : 25
Plangröße: 0,55 m²
Gezeichnet: Möller, S.
Datum: 04.03.2020
Bearbeitet: Pinzen, P.
Gezeichnet: Möller, S.
Dateiname: EBS-106_AA_AP_LP

Allendorf (Lumda), den 04.03.2020
In den Haingärten 21, 35469 Allendorf (Lumda)
Telefon: (06407) 9110-0 E-mail: mail@ibg.de